


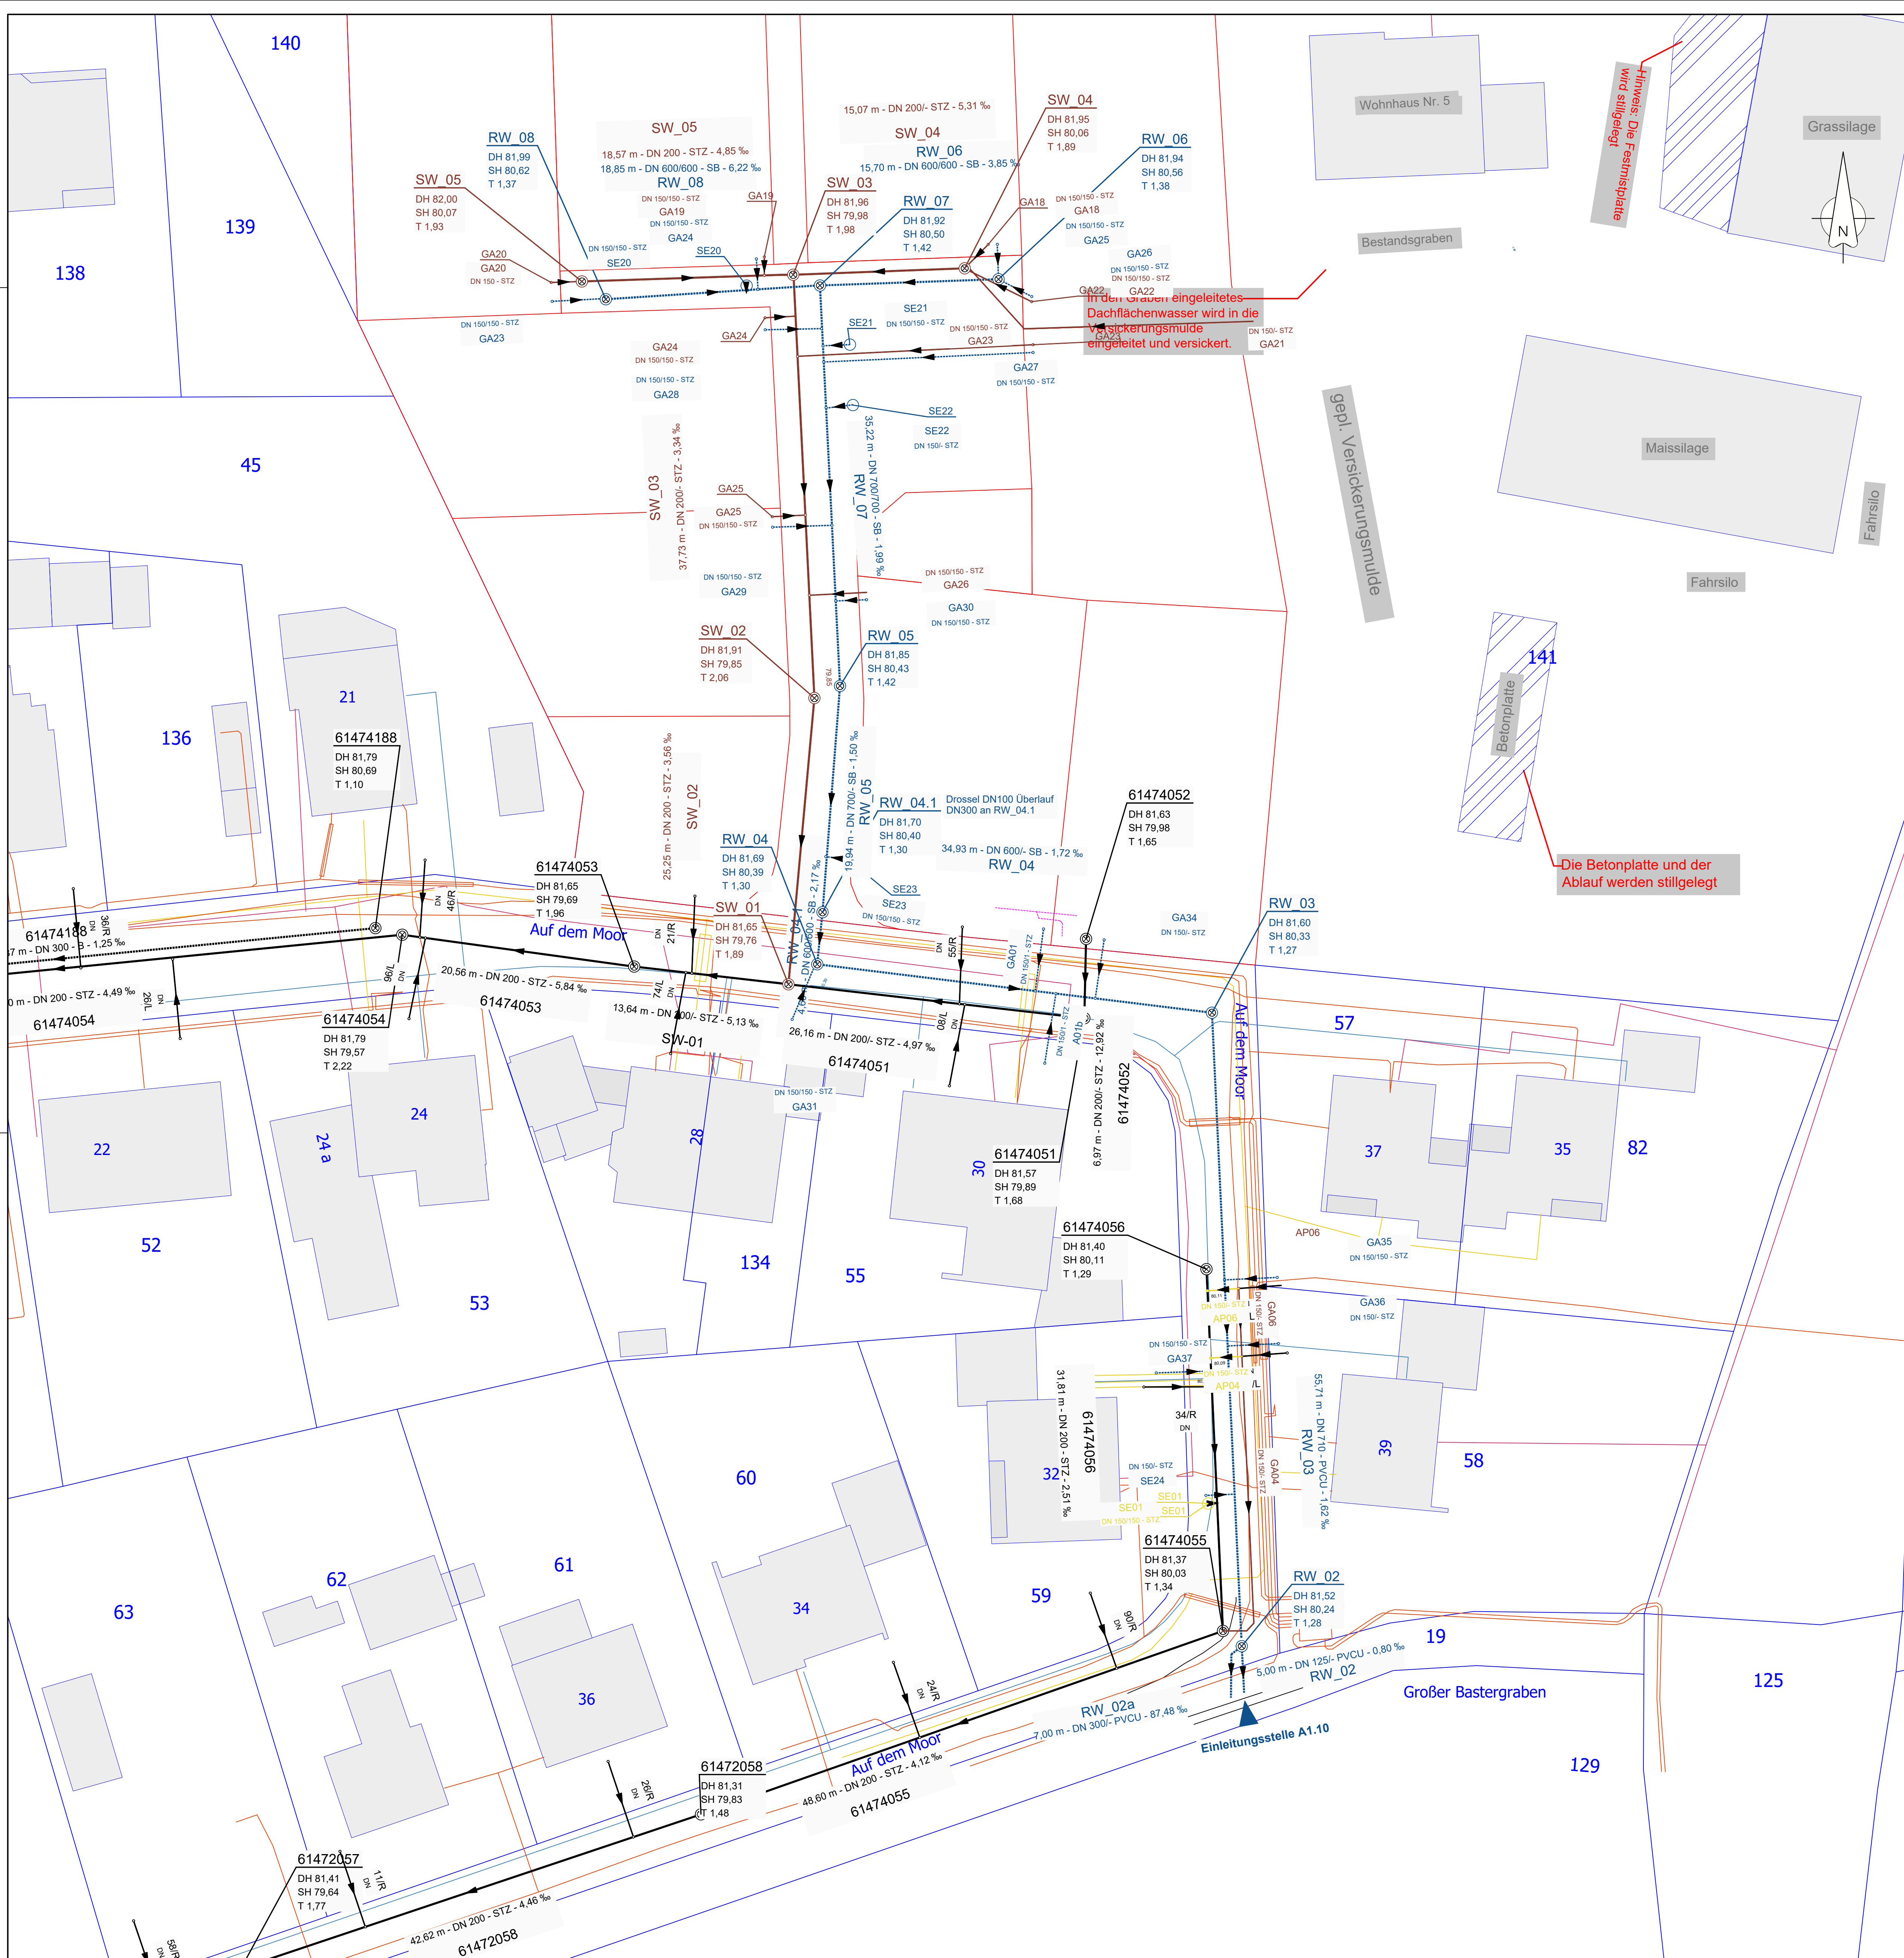

Zeichenerklärung

Lageplan Kanalisation

PLANUNG:

	RW Durchlass - Böschungsstück mit Beschriftung	Stück		RW Durchlass - Haltung mit Beschriftung	Stück
	RW-Kanal - Schacht mit Beschriftung	Stück		RW-Kanal - Haltung mit Beschriftung	Stück
	SW-Kanal - Schacht mit Beschriftung	Stück		SW-Kanal - Haltung mit Beschriftung	Stück
	MW-Kanal - Schacht mit Beschriftung	Stück		MW-Kanal - Haltung mit Beschriftung	Stück
	Kanalrückbau - Schacht mit Beschriftung	Stück		Kanalrückbau - Haltung mit Beschriftung	Stück
	Kanalverdrämmung - Schacht mit Beschriftung	Stück		Kanalverdrämmung - Haltung mit Beschriftung	Stück
	Kanalsanierung - Schacht mit Beschriftung	Stück		Kanalsanierung - Haltung mit Beschriftung	Stück

ACHTUNG, KANALISATION:
Die Leitungsläufe sind ggf. nur schematisch und nicht vollständig dargestellt. Vorhandene Kanäle sind bei den zuständigen Entsorgern zu erfragen und die Aufgrabungen anzuzeigen. Die genaue Lage ist nach Erfordernis durch Suchschachtungen zu erkunden und zu dokumentieren.


Zeichenerklärung

Lageplan Ver- und Entsorger

PLANUNG:

	Abfuhr - Außen Betrieb (AuBe)	Stück		Leerrohre (Leer)	Stück
	Private Verröhrung (Privat)	Stück		Stromleitung (Strom = bis 2 kV)	Stück
	Beleuchtung (Bel)	Stück		Strom-Niederspannung (S-NS = bis 1 kV)	Stück
	Strom-Mittelspannung (S-MS = bis 35 kV)	Stück		Strom-Hochspannung (S-HS = über 35 kV)	Stück
	Strom-Freileitung (S_FL)	Stück		Telefonleitung / TV Kupferleitung (Tel)	Stück
	Glasfaserleitung (GF)	Stück		Wasserleitung - Trinkwasser (WL / TW)	Stück
	Wasserleitung - Löschwasser (LW)	Stück		Gasleitung (GAS)	Stück
	Gashochdruckleitung (GHD)	Stück		Fernwärme / -Vorrauf / -Rücklauf (FW / FW-V / FW-R)	Stück

ACHTUNG, HINWEIS VER- UND ENTSORGER:
Die Leitungsläufe sind ggf. nur schematisch und nicht vollständig dargestellt. Vorhandene Versorgungsleitungen sind bei den zuständigen Leitungsträgern zu erfragen und die Aufgrabungen anzuzeigen. Die genaue Lage ist nach Erfordernis durch Suchschachtungen zu erkunden und zu dokumentieren.

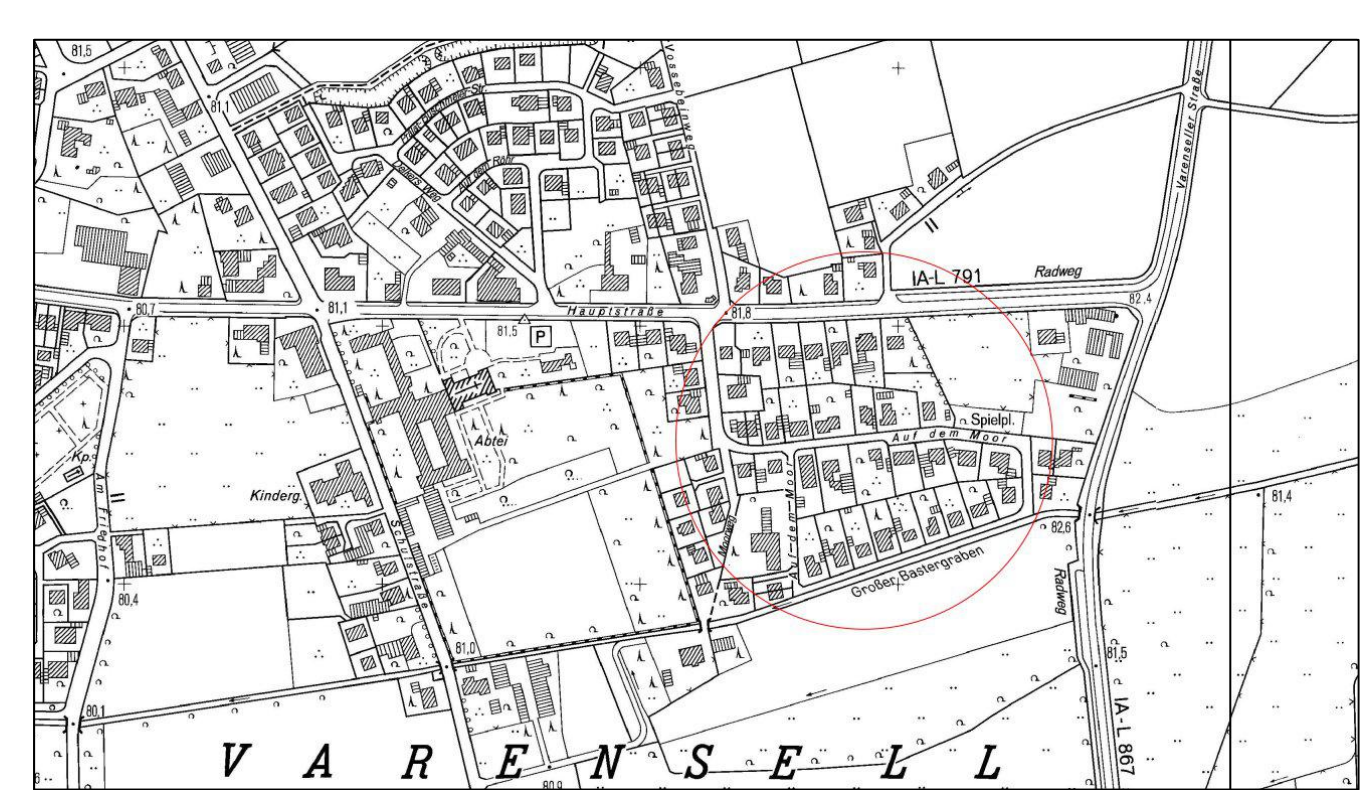

Index	Änderung (Nr.):	Datum:	Name:
A	SW-Anschluss Haus Nr. 5	16.11.2023	gkh
B	Planung der RW-Anschlüsse Nr. 28, 30, 32, 37, 39	11.01.2024	gkh
C			
D			
E			

Zur Ausführung freigeben:

Für den Auftraggeber:	Für den Planverfasser:
Ort, Datum	Ort, Datum

Projekt: 5024
Stadt Rietberg - Auf dem Moor

Planinhalt:	Zeichnung: 5024_LPH3-1 - Kopie
	Anl./Blatt: 05.01
	Maßstab: 1 : 250
Planungsstand:	Datum:
LPH5 - Ausführungsplanung	gezeichnet: 19.06.2024
	geprüft: 19.06.2024
Auftraggeber:	Planverfasser:

Stadt Rietberg
G
Stadtrat
Bolzenmarkt 4-6
33397 Rietberg
Tel.: 05244 / 986-0
www.rietberg.de
info@stadt-rietberg.de

agc
agc - aqua geo consult GmbH
Ahornallee 9
33106 Paderborn
Tel.: 05251 / 288 189-0
www.agc-gruppe.de
kontakt@agc-gruppe.de

*die Pläne mit Originalunterschrift sind beim AG einsehbar